 



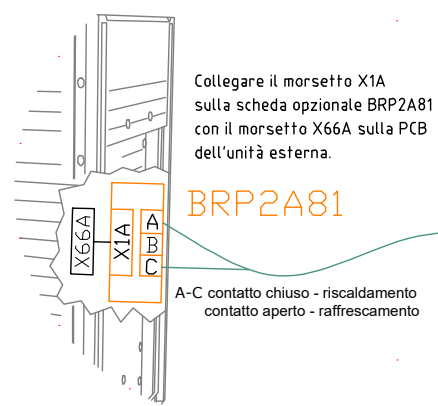
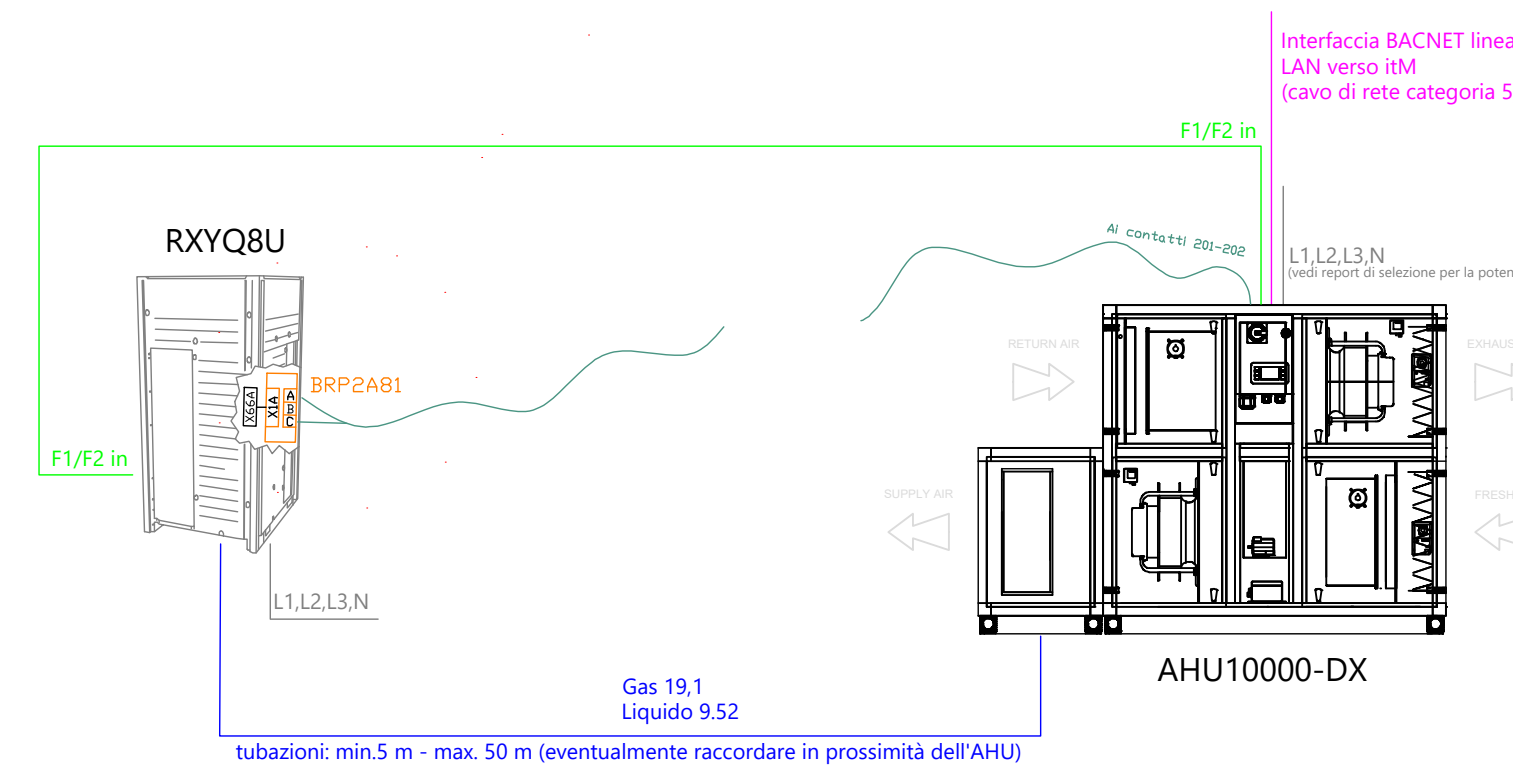


LEGENDA

-  Canale in Acciaio di MANDATA aria a sez. rettangolare (diametri indicati)
-  Canale in Acciaio di RIPRESA aria a sez. circolare (diametri indicati)
-  Canale in Acciaio di ESPULSIONE aria a sez. circolare e rettangolari (sezioni indicate)
-  Canale in Acciaio di Mandata aria a sez. circolare e rettangolari (sezioni indicate)




per ulteriori dettagli consultare lo schema elettrico dell'UTA




Unità interne tipo DAIKIN FXLQ 20, 40, 50

| FXLQ | 20 | 40 | 50 |
|--|----------------------|--------------|--------------|
| Capacità di Raffreddamento | kW 2,2 | 4,5 | 5,6 |
| Capacità di Riscaldamento | kW 2,5 | 5,0 | 6,3 |
| Consumo di energia in modo riscaldamento | W 49 | 90 | 110 |
| Alimentazione | Ph, Hz, V 1, 50, 230 | 1, 50, 230 | 1, 50, 230 |
| Dimensioni (HxWxD) | mm 600x1000x222 | 600x1140x222 | 600x1420x222 |
| Peso | Kg 25 | 30 | 36 |

 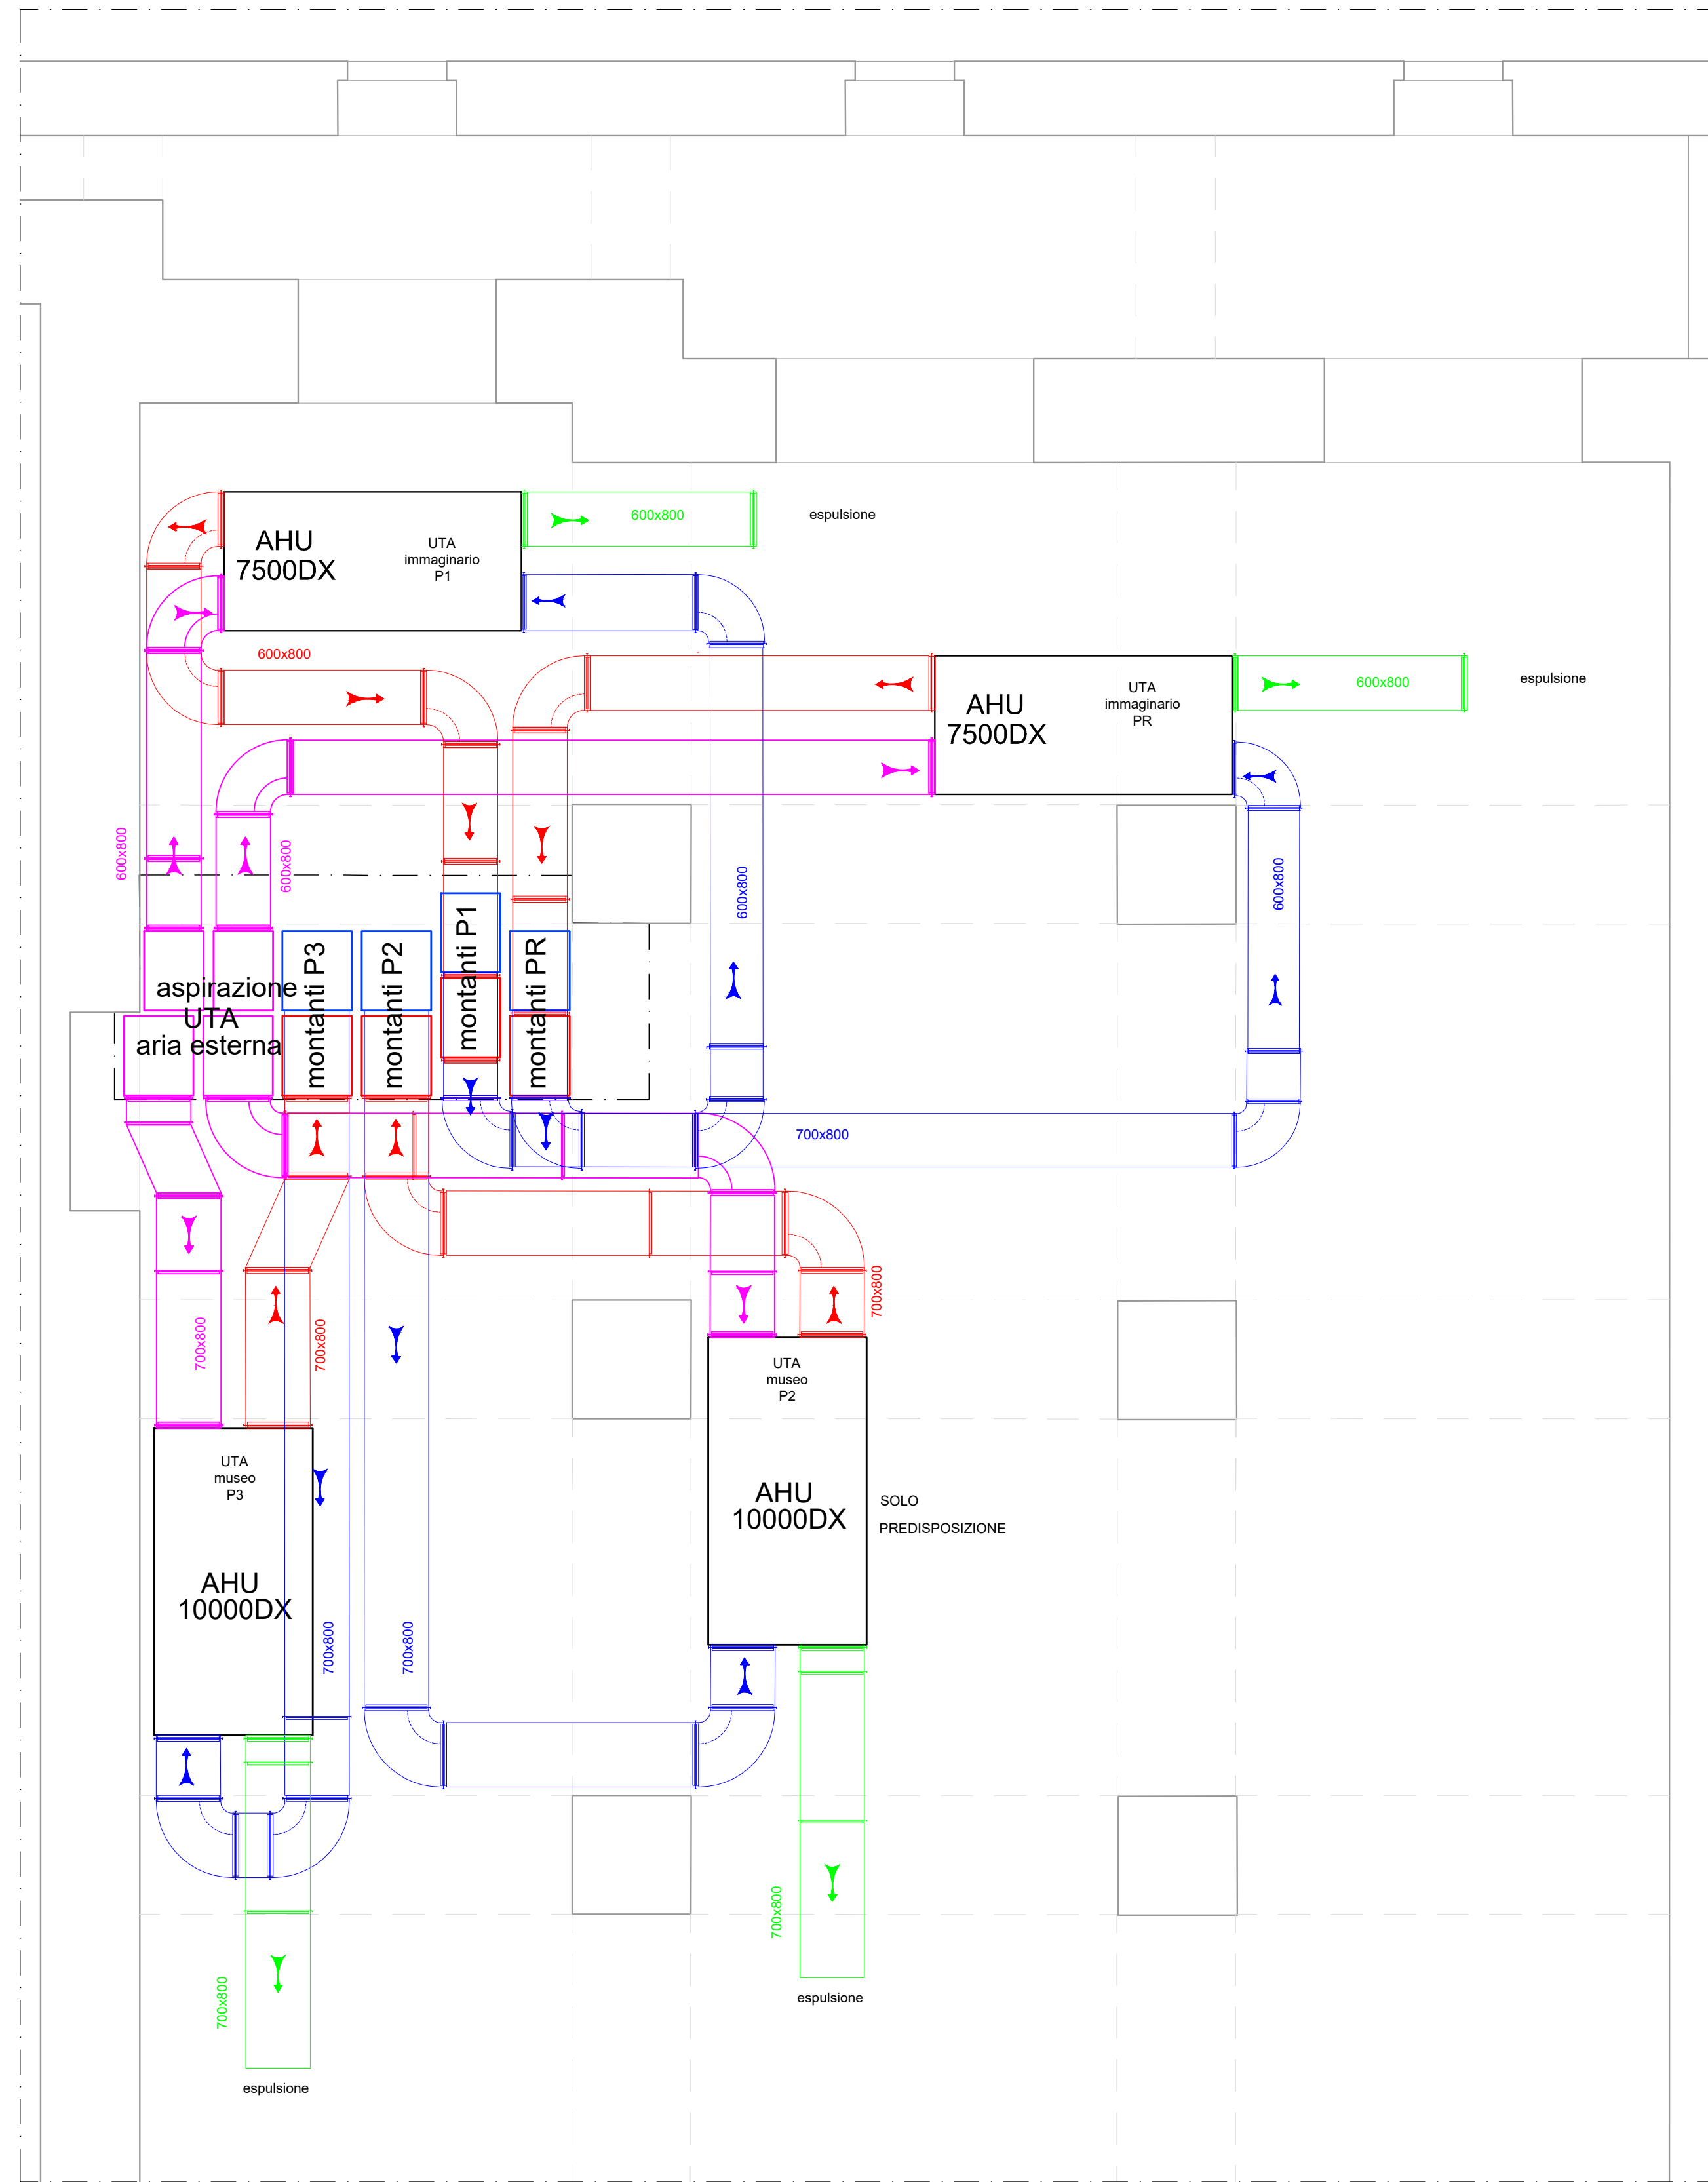

 

 


PIANTA PIANO SEMINTERRATO
posizionamento UTA
scala 1:50

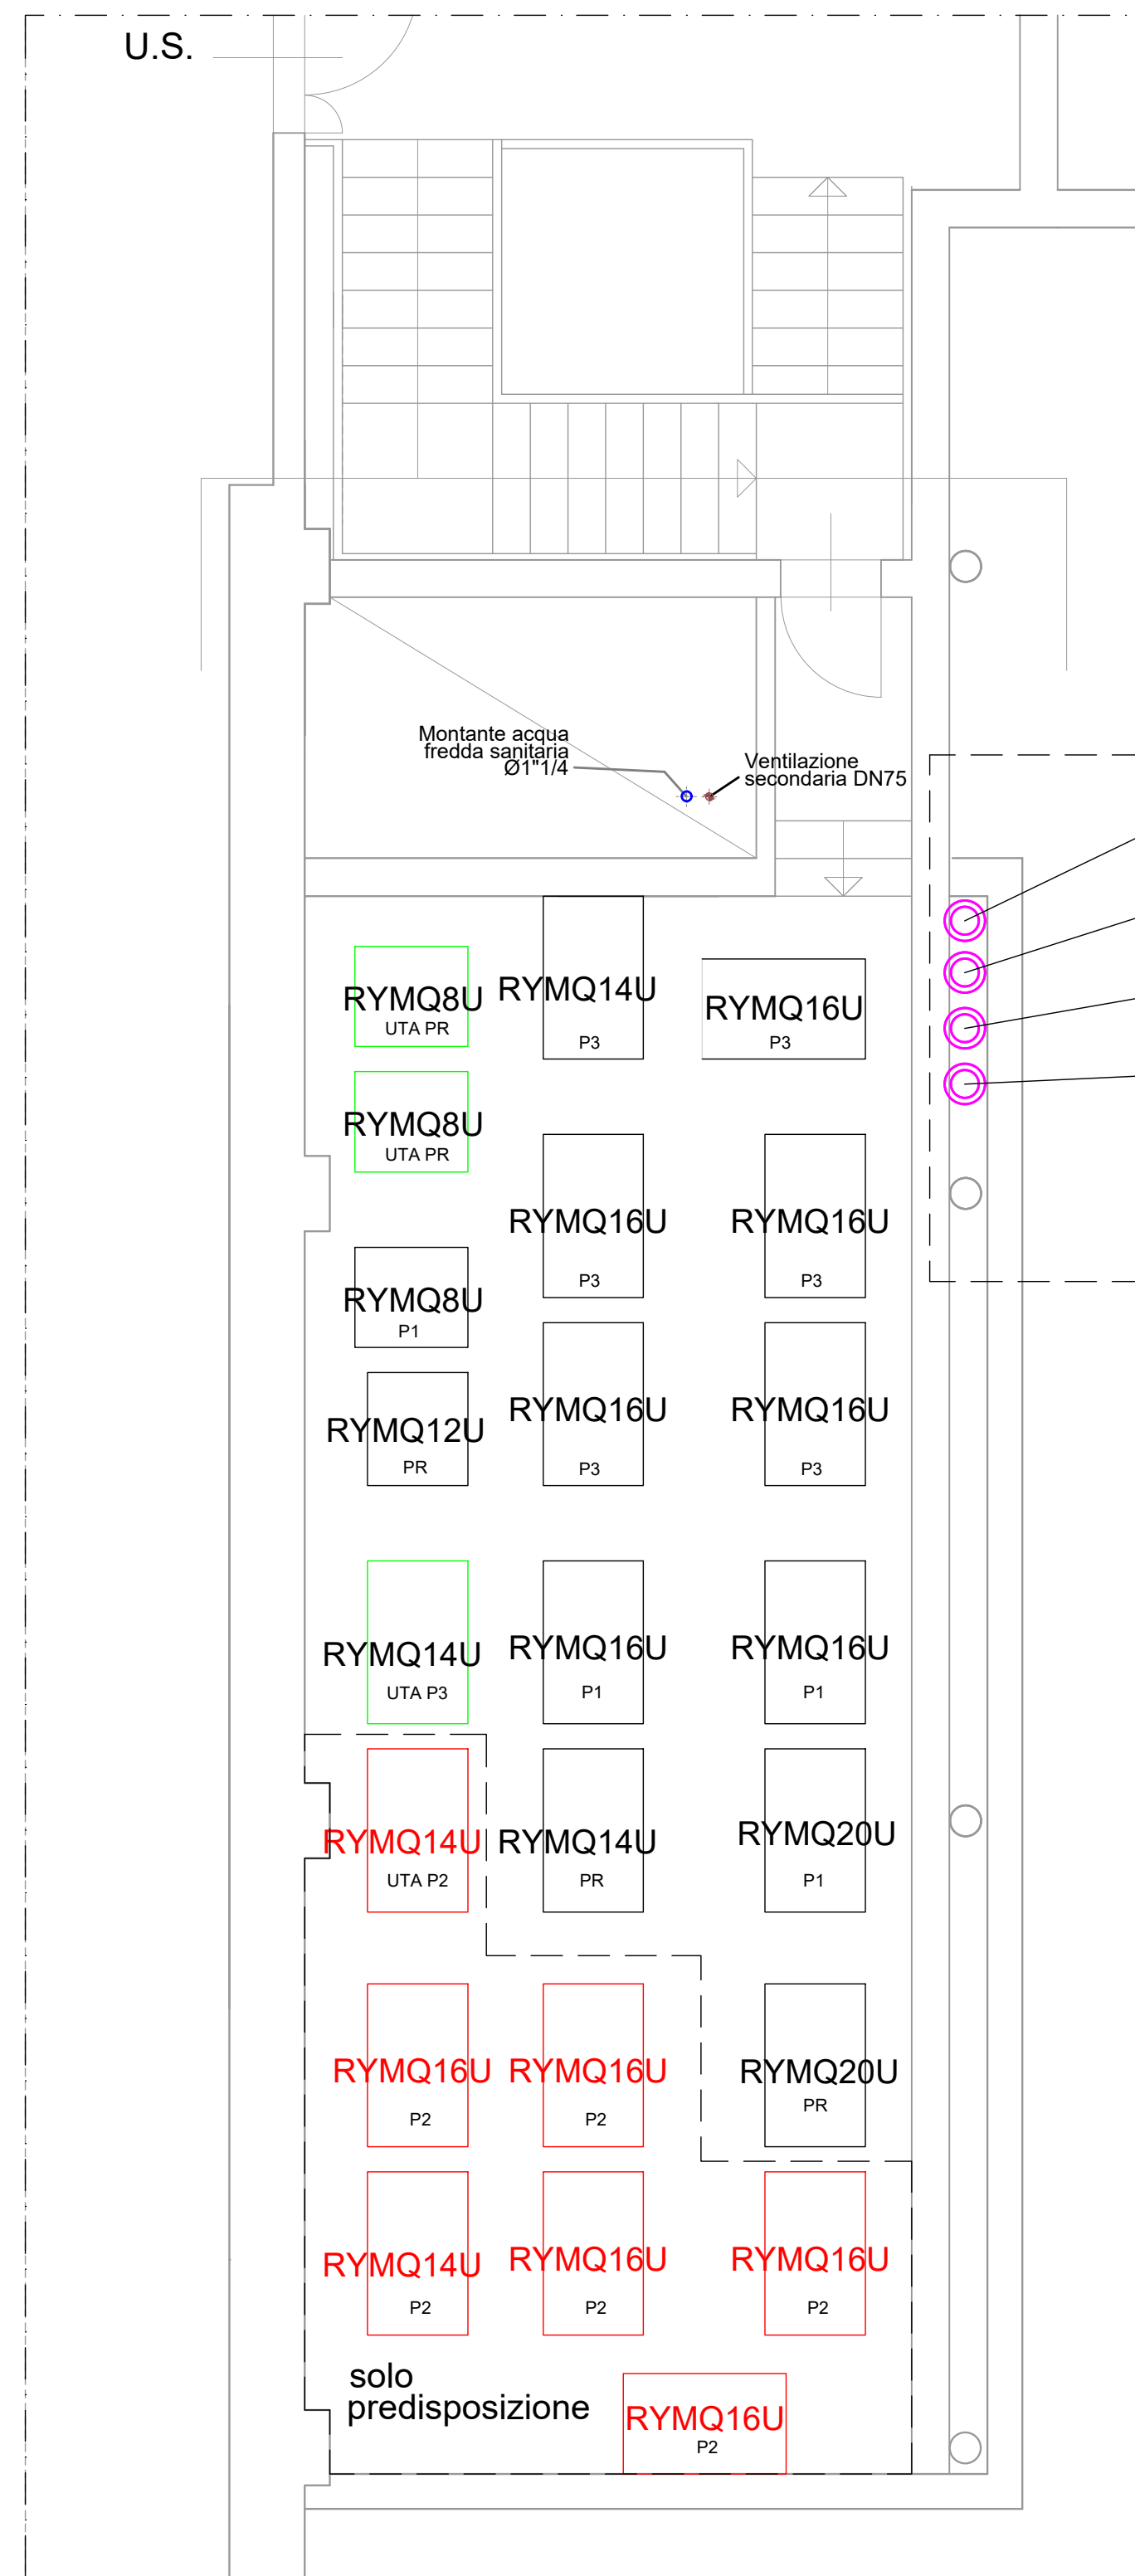

SOPPALCO IMPIANTI
posizionamento unità esterne
scala 1:50

LEGENDA

-  P2 predisposizione UE per impianto ventilconvettori da realizzare nei LOTTI successivi
-  UTA UE unità trattamento esterne a servizio UTA
-  PR a servizio piano rialzato
-  P1 a servizio piano primo
-  P3 a servizio piano terzo

UNITA' ESTERNE RXYQ 16

| | | |
|---|-----------|---------------|
| Capacità di Raffreddamento | kW | 44,5 |
| Capacità di Riscaldamento | kW | 50,0 |
| Consumo di energia in modo raffreddamento | kW | 15,6 |
| Portata d'aria nominale | mch | 12600 |
| Alimentazione | Ph, Hz, V | 1, 50, 230 |
| Dimensioni (AxLxP) | mm | 1600x1240x765 |
| Peso | Kg | 325 |



comune di trieste
piazza Unità d'Italia 4
34121 Trieste
tel. 040/8751
www.comune.trieste.it
partita iva 00210240321

DIPARTIMENTO LAVORI PUBBLICI
FINANZA DI PROGETTO E PARTENARIATI
SERVIZIO EDILIZIA PUBBLICA

codice opera 18163

**Porto Vecchio - Magazzino 26 -
Riquilificazione dell'ala sinistra per
ampliamento spazio espositivo**

PROGETTO ARCHITETTONICO E COORDINAMENTO dott. arch. Paolo RICCI
COLLABORATORI geom. Gabriele MAROTTA
per. ind. Violetta MOHAMMED

PROGETTO IMPIANTI dott. ing. Mario BUCHER
COLLABORATORI dott. ing. Andrea GUIDOLIN - impianti meccanici
per. ind. Daniele TRIPALDI - impianti elettrici
dott. ing. Aldo MARPINO
dott. arch. Andrea PAULETICH
per. ind. Francesco TRIPALDI
dott. ing. Arianna LUGLI
dott. arch. Alessandro FUCHS
dott. arch. Saverio TARABOCCHIA

PROGETTO STRUTTURE dott. ing. Roberto PAMBIANCO
COLLABORATORI dott. ing. Elisa MONTI

RESPONSABILE DEL PROCEDIMENTO dott. arch. Lucia IAMMARINO

**PROGETTO ESECUTIVO
IMPIANTI IDRAULICI**

IMPIANTO MECCANICO
POSIZIONAMENTO MACCHINE
PARTICOLARI COSTRUTTIVI

TAVOLA FILE RIF.
IM05 SCALA DATA
VARIE OTTOBRE 2019

Trieste

Elenco firmatari

ATTO SOTTOSCRITTO DIGITALMENTE AI SENSI DEL D.P.R. 445/2000 E DEL D.LGS. 82/2005 E SUCCESSIVE MODIFICHE E INTEGRAZIONI

Questo documento è stato firmato da:

NOME: IAMMARINO LUCIA

CODICE FISCALE: MMRLCU61L49L113I

DATA FIRMA: 22/11/2019 11:59:55

IMPRONTA: 04D7E94D333B86AF1A18B3741B021BE17ECACF1CB2657118C945C4550617BC48
7ECACF1CB2657118C945C4550617BC4826DA7C33E7C457A343B8621E753929DC
26DA7C33E7C457A343B8621E753929DCE699B27EA4E7B16055C3195BB57B8144
E699B27EA4E7B16055C3195BB57B8144DA2678A80C9CC4AD9058210215820A36

NOME: TERRANOVA SANTI

CODICE FISCALE: TRRSNT56A17C351S

DATA FIRMA: 29/11/2019 10:53:19

IMPRONTA: 4905395563B6F9C946A9BB263E5FBAC8DFF8547960F64E985654CBD40BD046C8
DFF8547960F64E985654CBD40BD046C862AC6D341D22A4B552BB0CF46C3AD1EF
62AC6D341D22A4B552BB0CF46C3AD1E7FEA792354376EBE0E64154A775953C29F
EA792354376EBE0E64154A775953C29F09367396779FF2F415B21C1302EBF15D

NOME: DIPIAZZA ROBERTO

CODICE FISCALE: DPZRRT53B01A103I

DATA FIRMA: 29/11/2019 11:35:40

IMPRONTA: 9C23F224DFA3B27E84BABDB424FB3AF2BFB62B1F48C8A0599FFEFE451B1DD243
BFB62B1F48C8A0599FFEFE451B1DD2436F5C70E28FB35E46D0DC1D8560A76DE0
6F5C70E28FB35E46D0DC1D8560A76DE07E8F2781F0F121B96E53E331FF624133
7E8F2781F0F121B96E53E331FF624133A726F2E869242A3E30535DC7D06BF338