

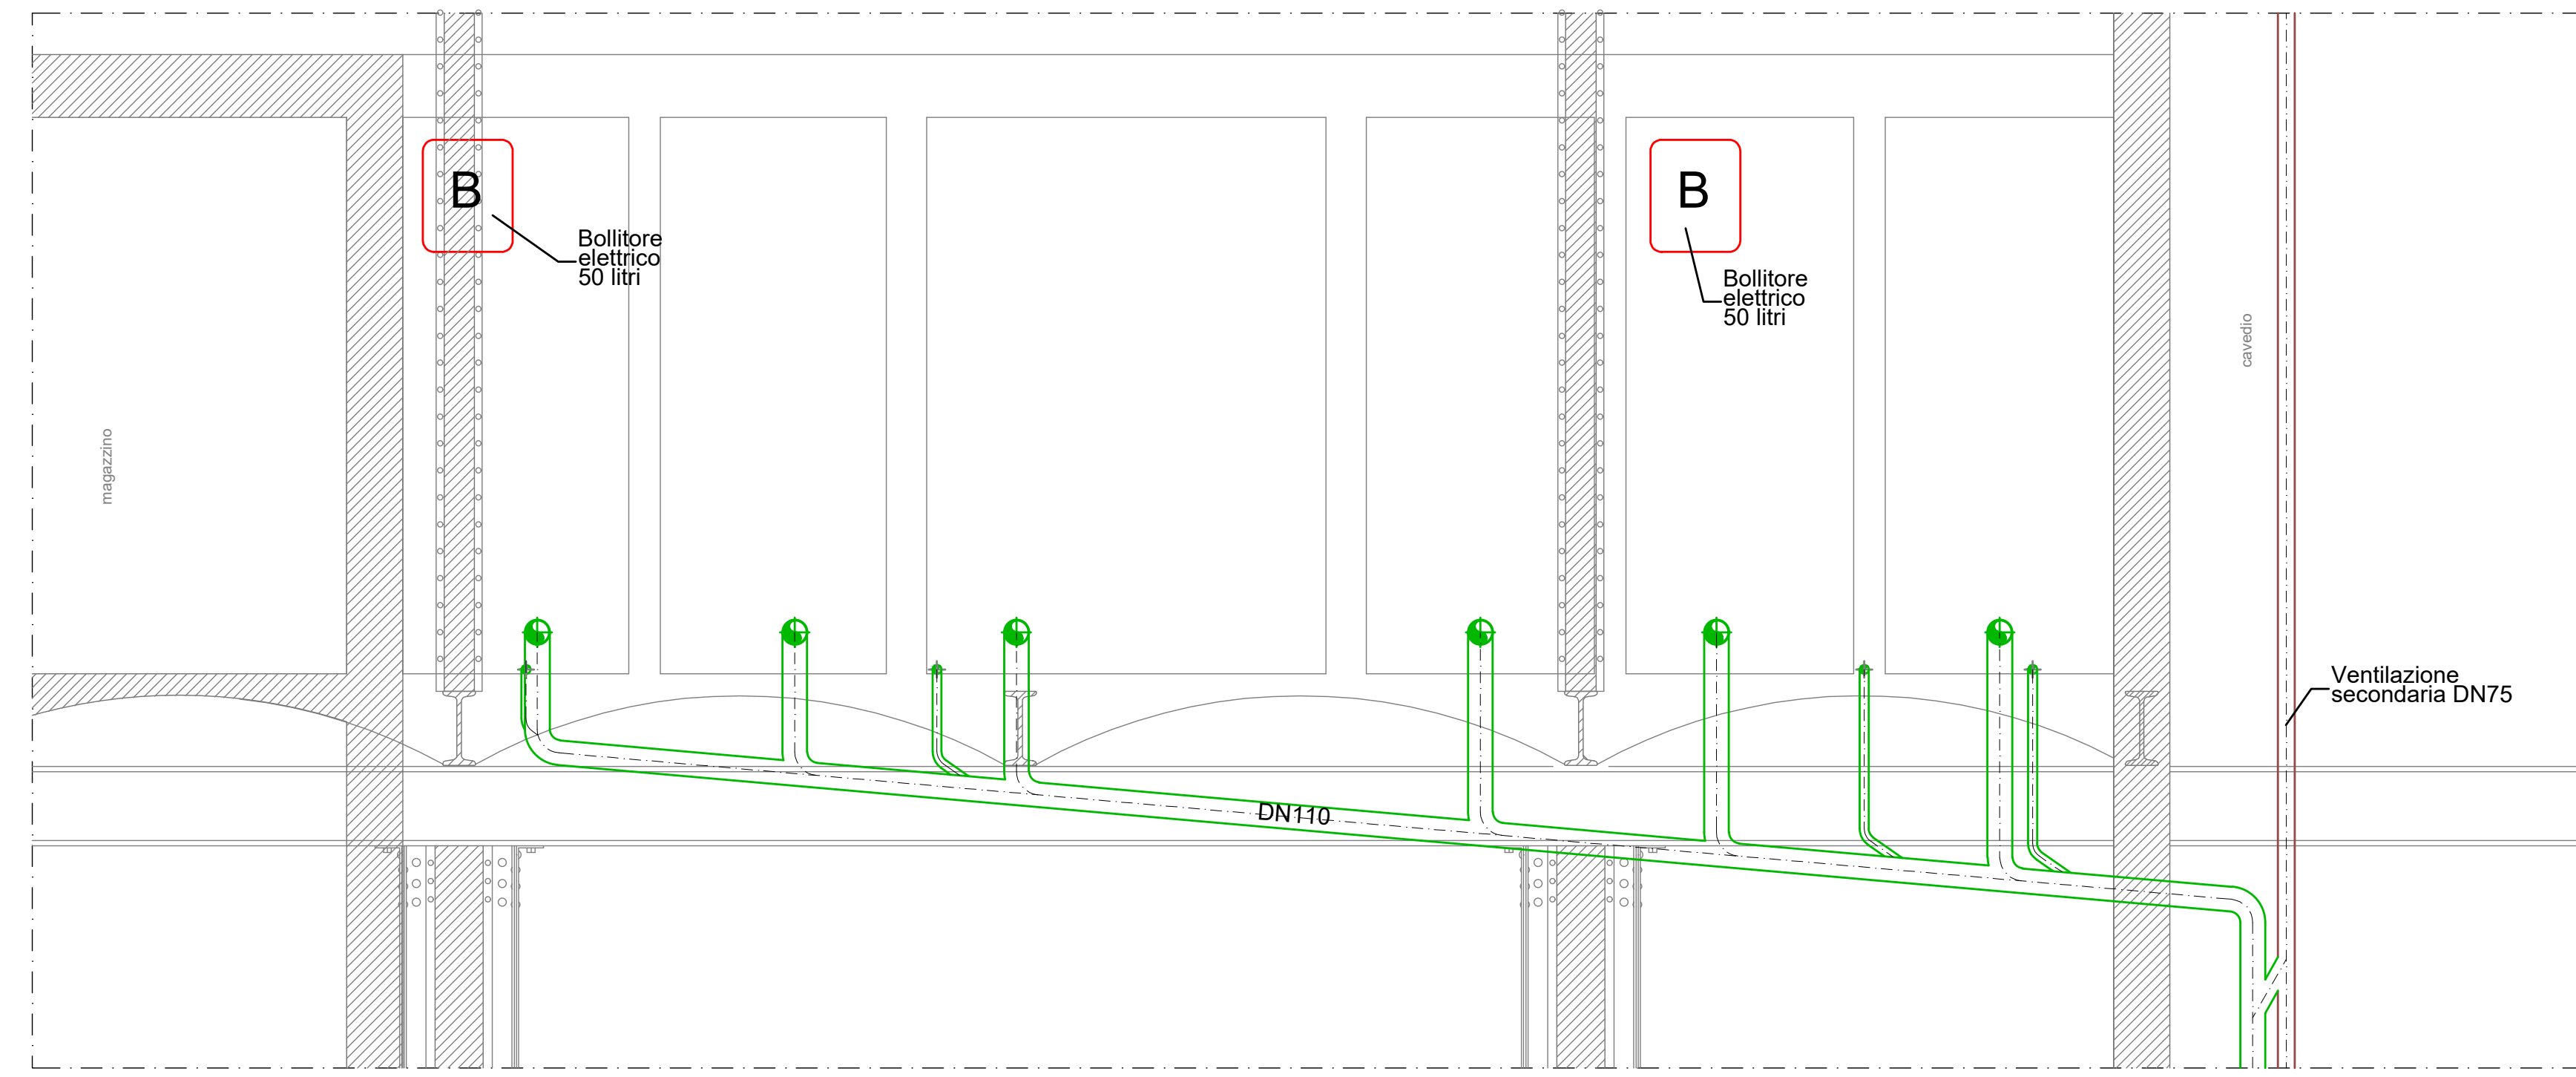



| LEGGENDA | |
|-----------------|---|
| Simbolo grafico | Descrizione simbolo |
| | Tubazione acqua fredda sanitaria isolata guaina Pvc |
| | Valvola a sfera |
| | Filtro a Y |
| | Riduttore di pressione |
| | Disconnettore regolabile |
| | Contaltri Ø 2" |
| | Pozzetto |
| | Valvola a cappuccio cromato diam. 3/4" |

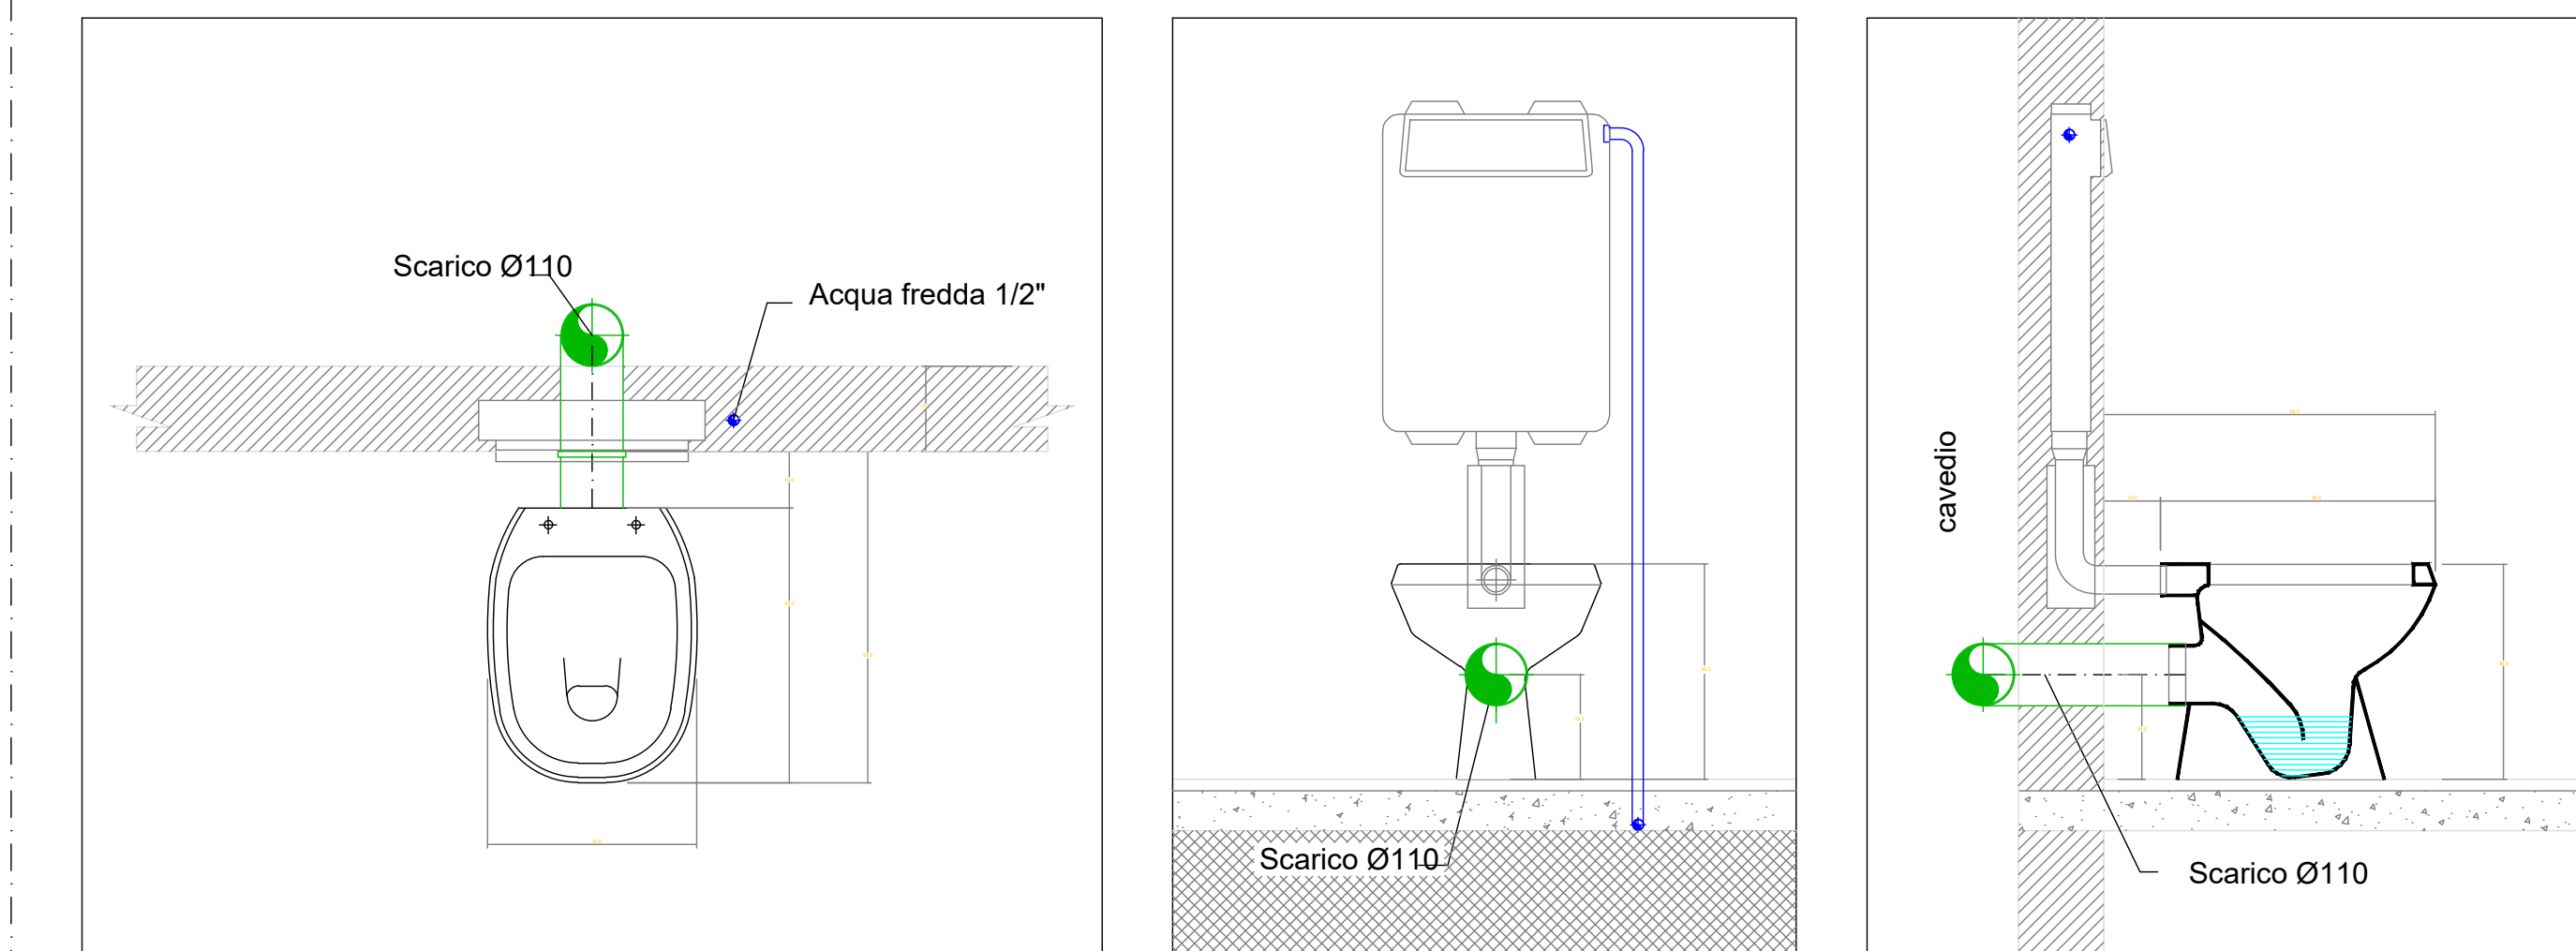


SEZ. A-A'
scala 1:25

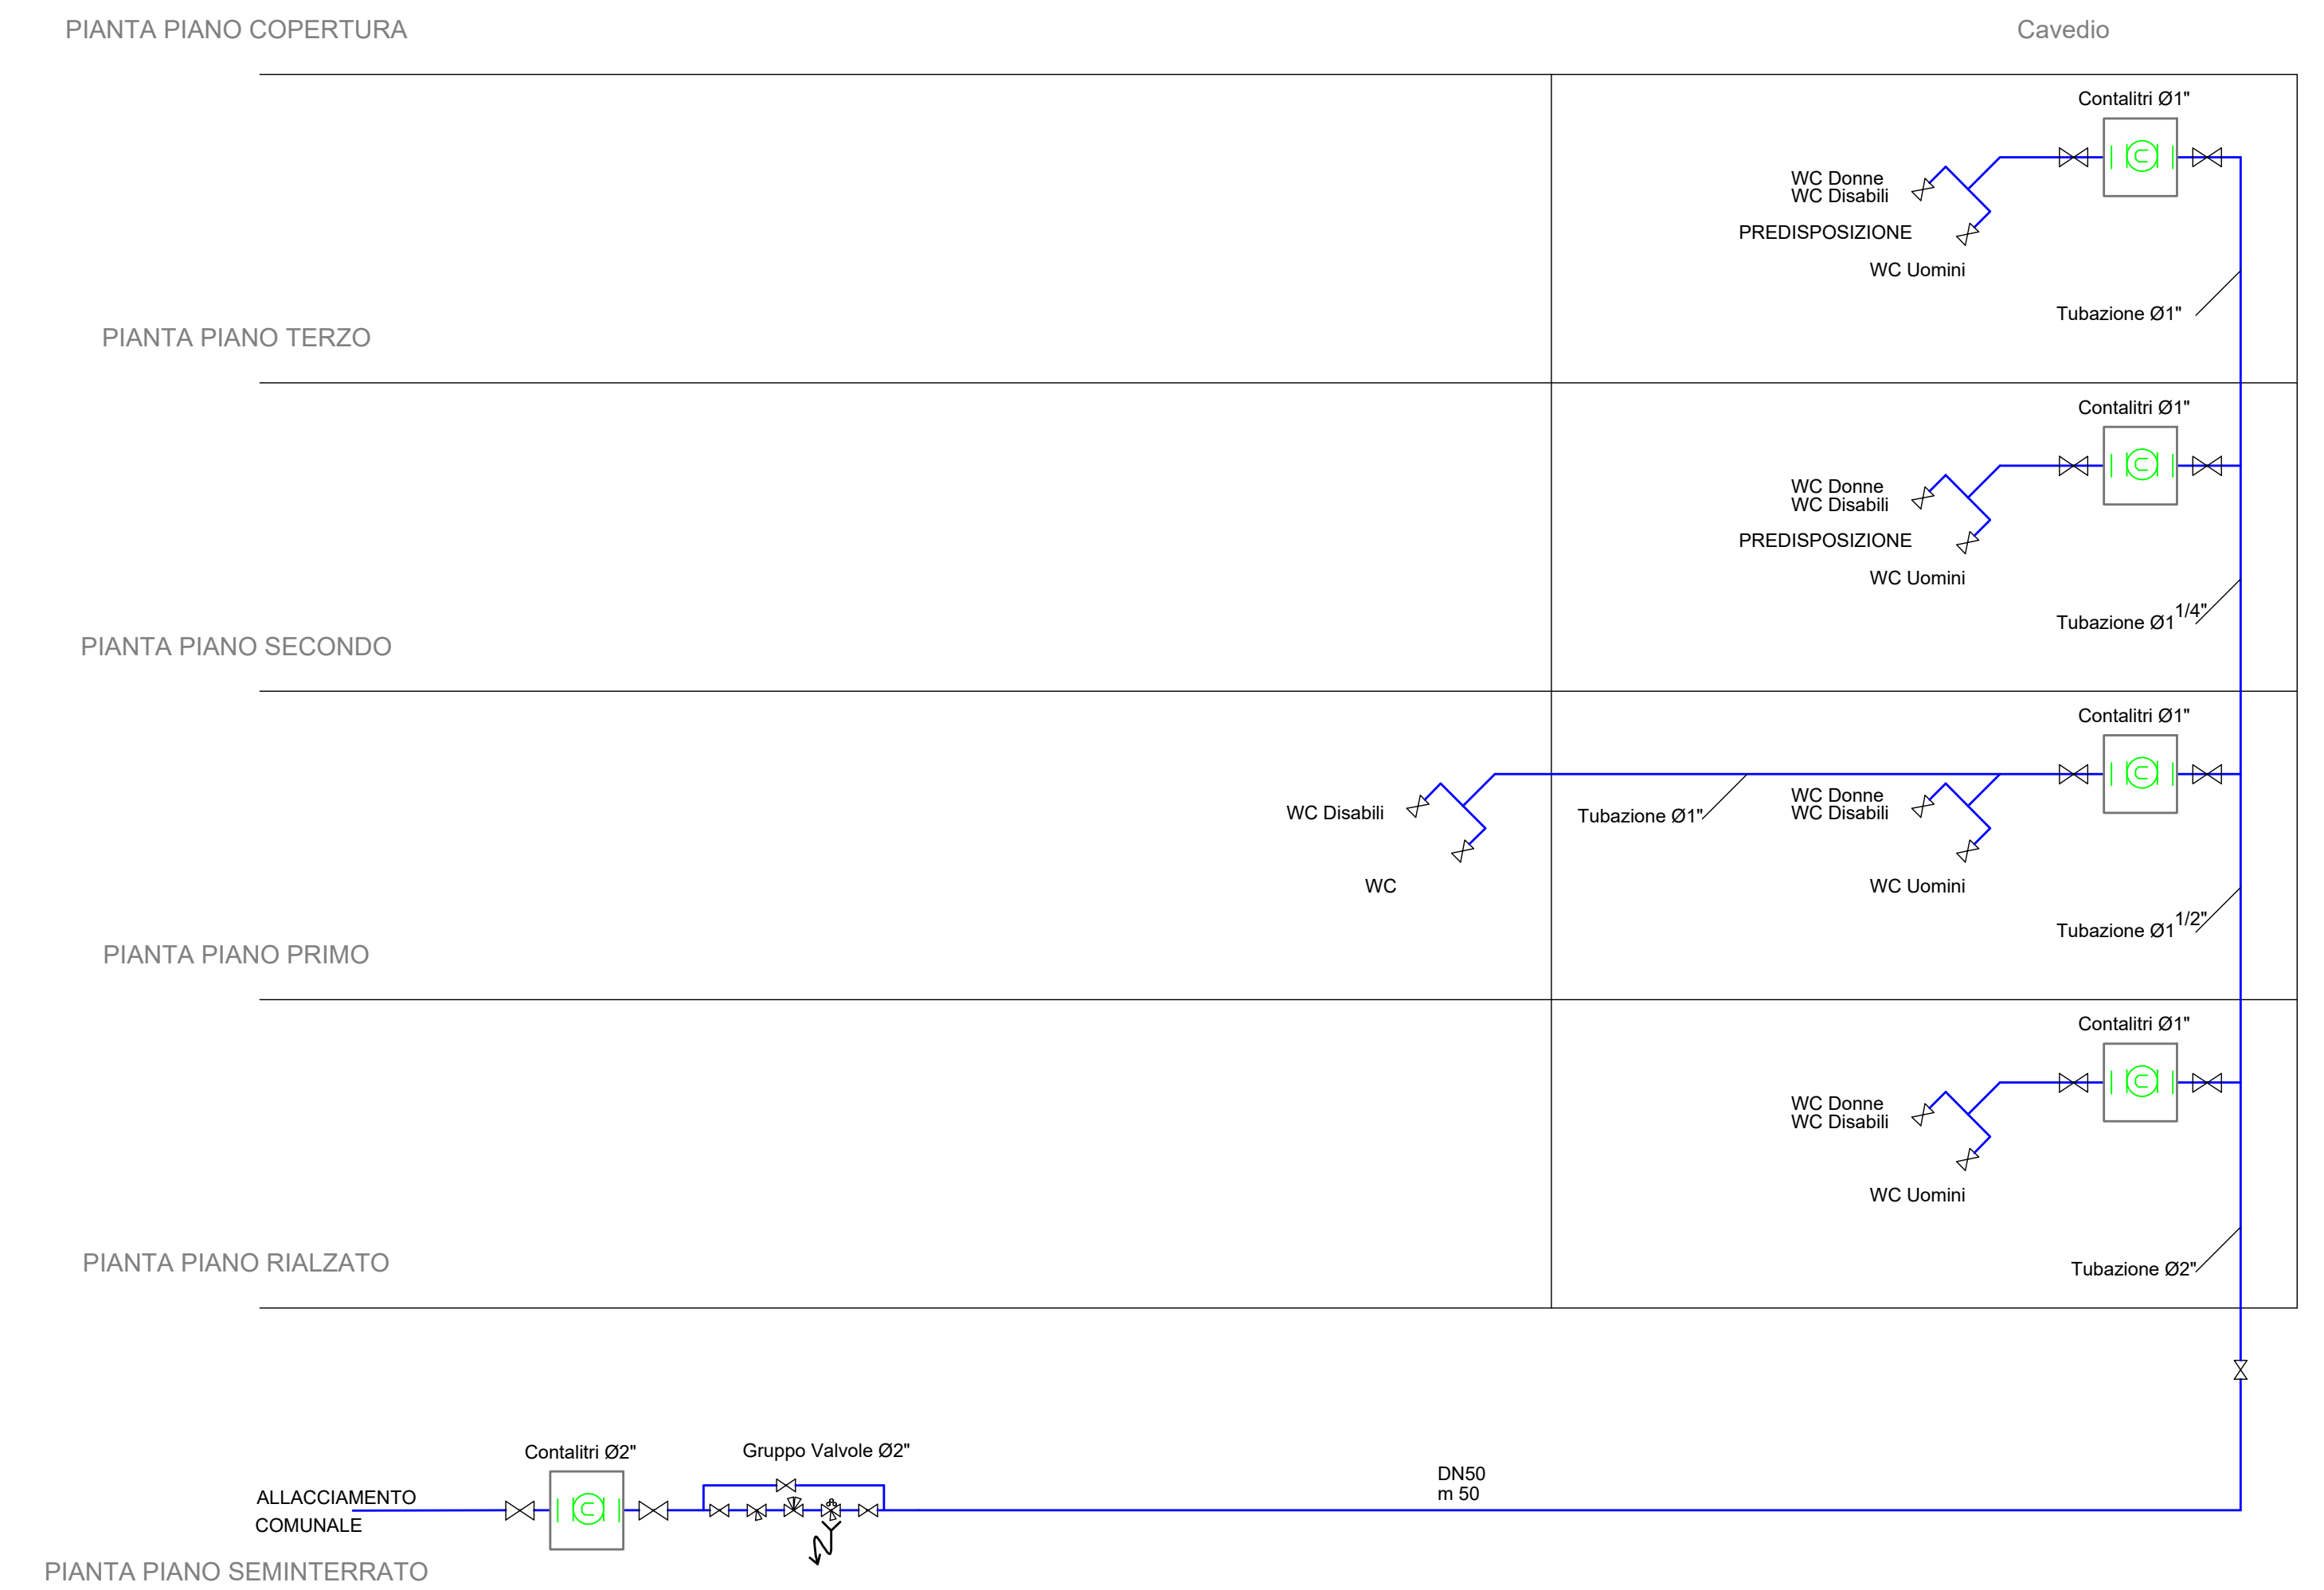

Particolare attacchi
VASO WC
scala 1:10

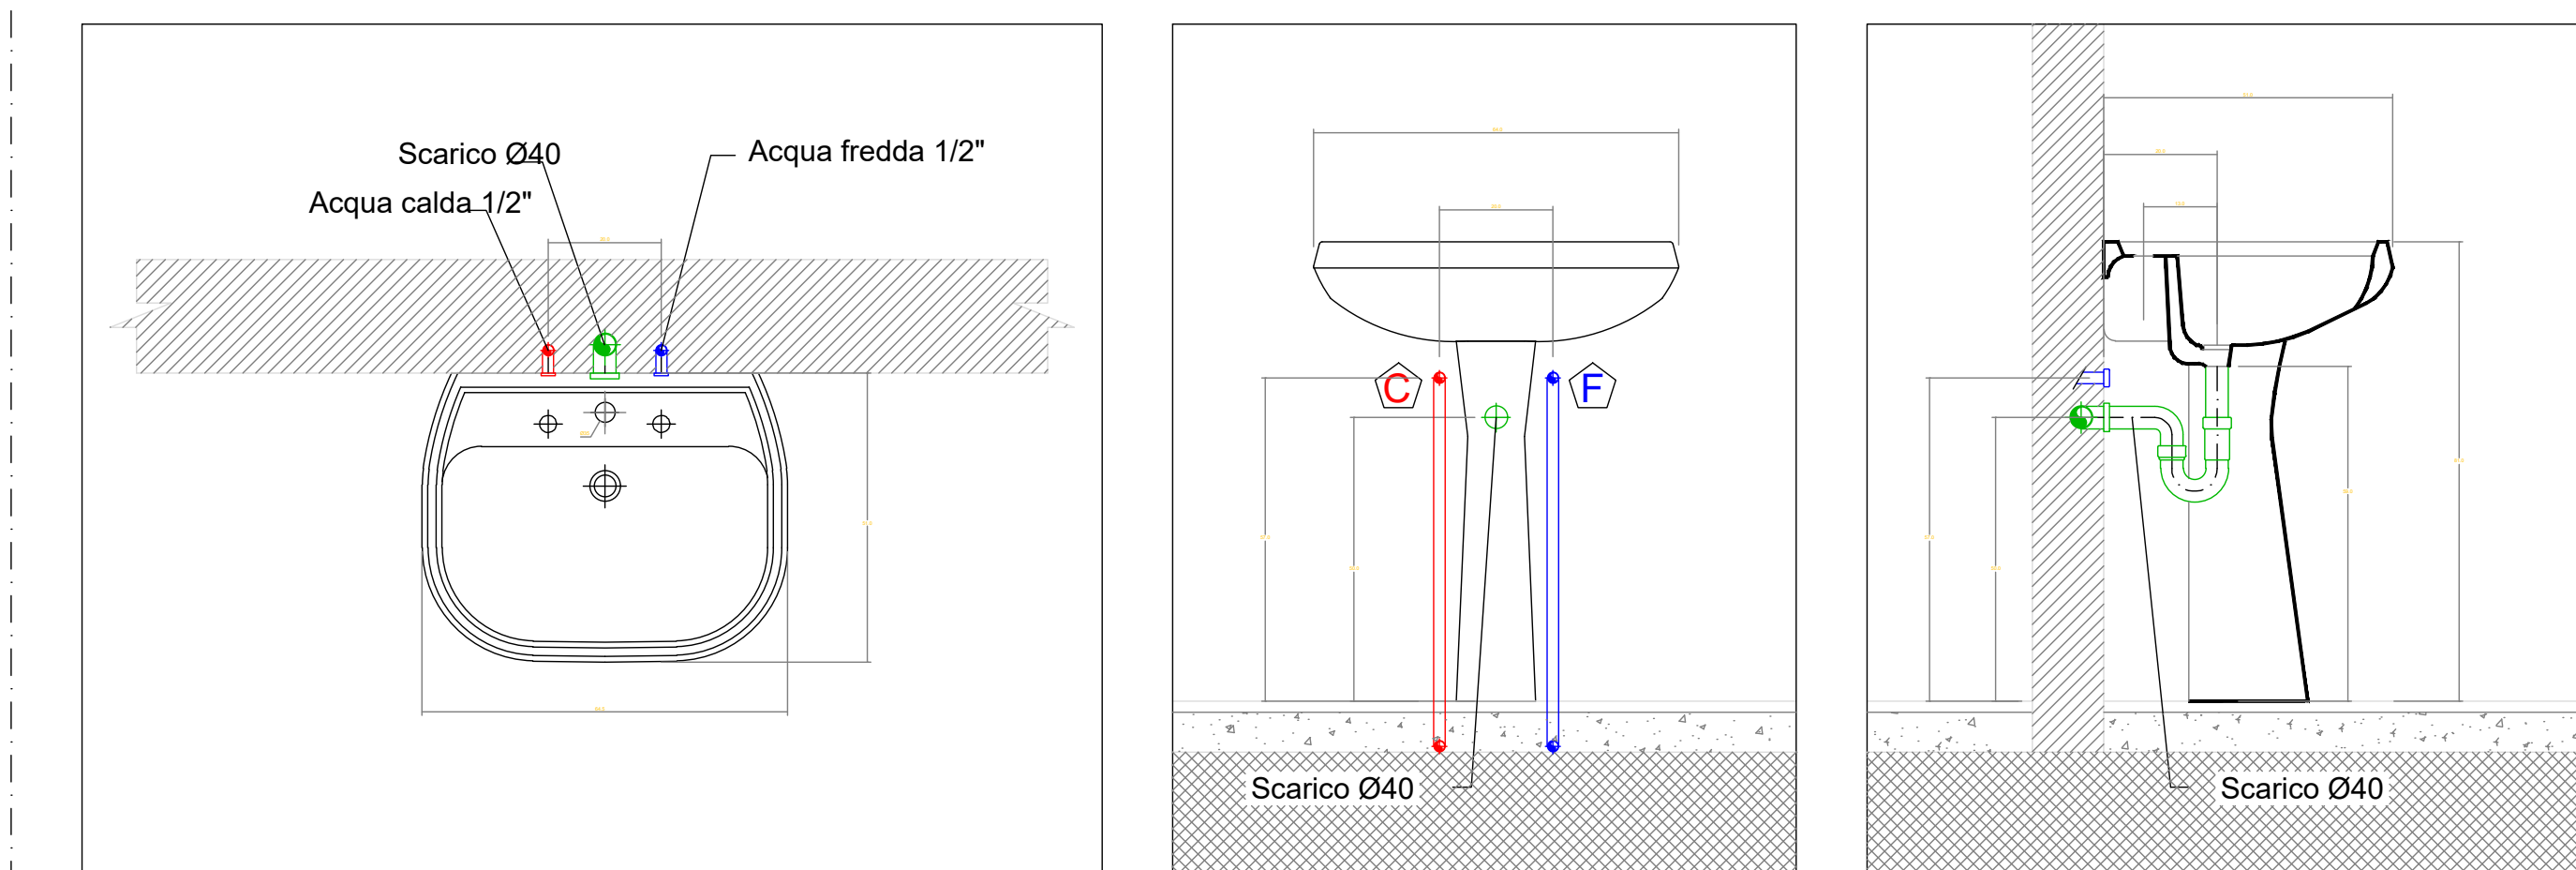

Particolare attacchi
LAVANDINO
scala 1:10

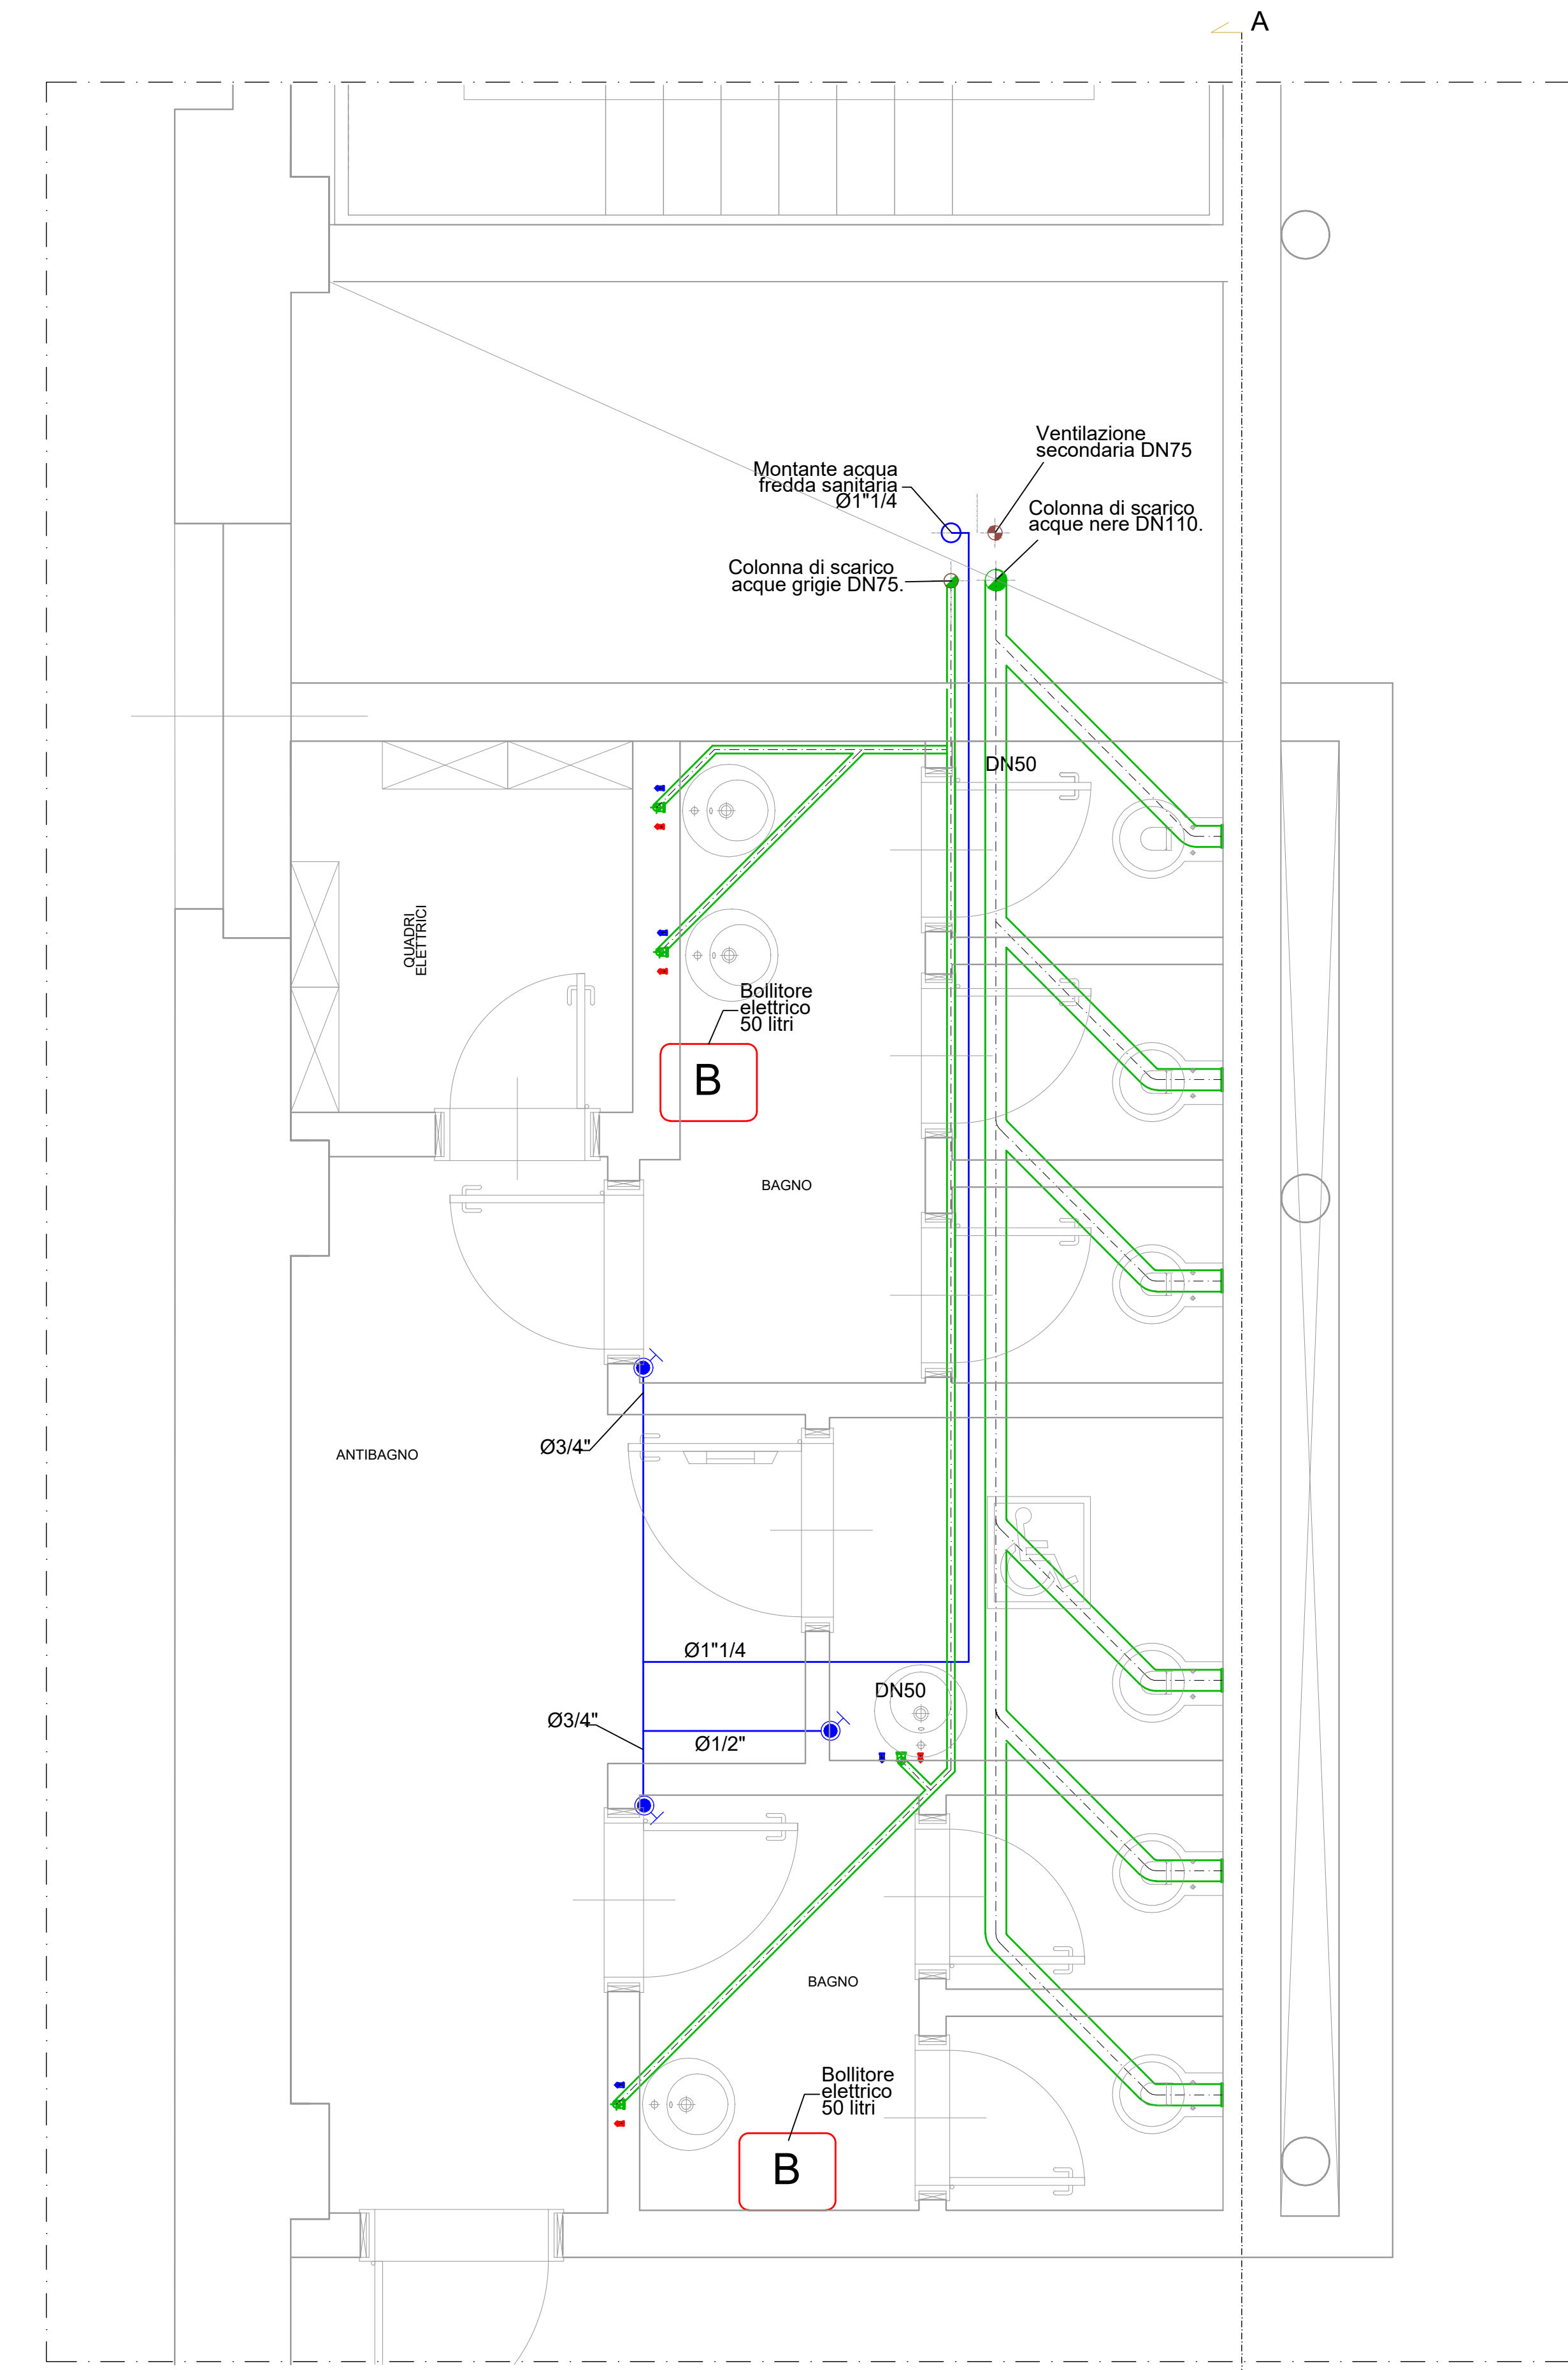


N.B.:
REALIZZARE LA DISTRIBUZIONE
IDRICA INTERNA AI BAGNI
CON TUBI DA 1/2"

PIANTA PIANO TERZO
scala 1:25

| LEGGENDA | |
|-----------------|---|
| Simbolo grafico | Descrizione simbolo |
| | Tubazione acqua fredda sanitaria |
| | Colonna montante acqua fredda sanitaria |
| | Tubazione scarico |
| | Colonna di scarico |
| | Colonna di ventilazione secondaria |
| | Boiler |

GRUPPO SERVIZI PIANO TERZO

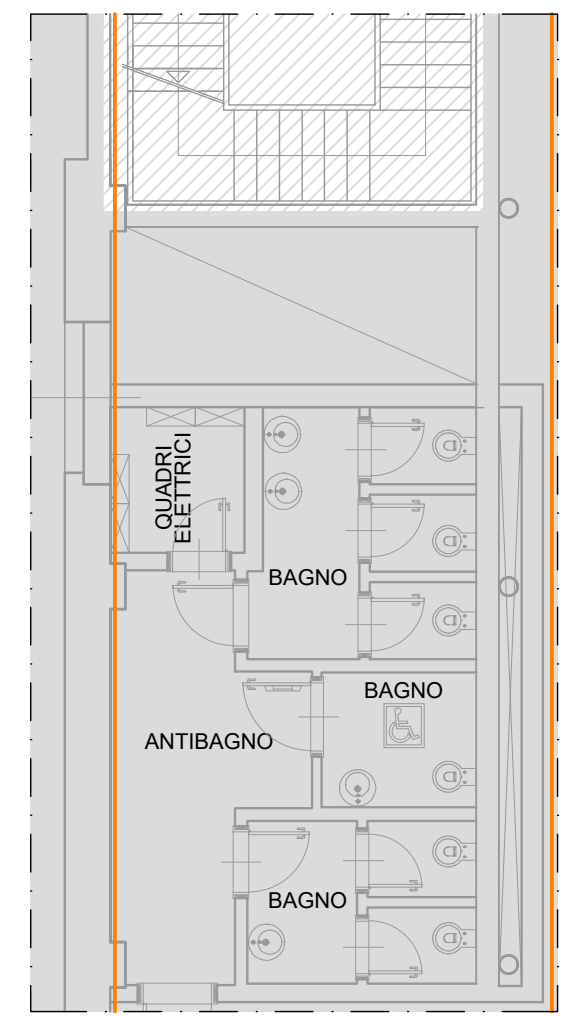

LEGGENDA

- AREE COMUNI REALIZZATE CON ALTRO APPALTO
- OPERE DI SISTEMAZIONE COMPLESSIVA AMBIENTI
- OPERE DI SISTEMAZIONE PARZIALE E MESSA IN SICUREZZA ANTINCENDIO
- AREE CON OPERE STRUTTURALI REALIZZATE CON ALTRO APPALTO
- AREE CON SOLA PREDISPOSIZIONE



Comune di Trieste
piazza Unità d'Italia 4
34121 Trieste
tel. 0404971
www.comune.trieste.it
partita iva 00210240321

DIPARTIMENTO LAVORI PUBBLICI
FINANZA DI PROGETTO E PARTENARIATI
SERVIZIO EDILIZIA PUBBLICA

codice opera 18163

Porto Vecchio - Magazzino 26 -
Riquilificazione dell'ala sinistra per
ampliamento spazio espositivo

PROGETTO ARCHITETTONICO E COORDINAMENTO dott. arch. Paolo RICCI

COLLABORATORI geom. Gabriele MAROTTA
per. ind. Violotta MORAMMEO

PROGETTO IMPIANTI dott. Ing. Mario BUCHER

COLLABORATORI dott. Ing. Andrea GUIDONIN - impianti meccanici
dott. Ing. Daniele TRIPALDI - impianti elettrici
dott. Ing. Alessandro MESSI - progetto antincendio
dott. Ing. Aldo MARRINO
dott. Ing. Andrea PALLIETTI
per. ind. Francesco TRIPALDI
dott. Ing. Antonio LUCI
dott. arch. Alessandro FUCHS
dott. arch. Saverio TARABOCCHIA

PROGETTO STRUTTURE dott. Ing. Roberto PAMBIANCO

COLLABORATORI dott. Ing. Elisa MONTI

RESPONSABILE DEL PROCEDIMENTO dott. arch. Lucia IAMMARINO

PROGETTO ESECUTIVO

IMPIANTI IDRAULICI

IMPIANTO IDRICO-SANITARIO

PARTICOLARI BAGNI E DISTRIBUZIONE

SOLO PREDISPOSIZIONE

PIANO TERZO

TAVOLA FILE RIF.

IS01

SCALA

1:25

DATA

1:25 OTTOBRE 2019

Trieste

Elenco firmatari

ATTO SOTTOSCRITTO DIGITALMENTE AI SENSI DEL D.P.R. 445/2000 E DEL D.LGS. 82/2005 E SUCCESSIVE MODIFICHE E INTEGRAZIONI

Questo documento è stato firmato da:

NOME: IAMMARINO LUCIA

CODICE FISCALE: MMRLCU61L49L113I

DATA FIRMA: 22/11/2019 12:00:00

IMPRONTA: 0D22FF25226023E4555E2F7970F14A2F240918BE8E9C40CC92C5360DF68A51F4
240918BE8E9C40CC92C5360DF68A51F473364625630D1AB8D43C158FDF749B5
73364625630D1AB8D43C158FDF749B5006AC0B3485A470594804997EAA87987
006AC0B3485A470594804997EAA87987A5330D9E816F25CC5EB5C9853927C49B

NOME: TERRANOVA SANTI

CODICE FISCALE: TRRSNT56A17C351S

DATA FIRMA: 29/11/2019 10:53:29

IMPRONTA: 1027ED343CB2A00CE309B84827C011790831EE3A4CFE3DD41A8D3A77A1DB3BFD
0831EE3A4CFE3DD41A8D3A77A1DB3BFD0063DBFD2D1A87EEEA092D3B937F23F1
0063DBFD2D1A87EEEA092D3B937F23F1322ABBBAF90AFAAE17AA84244F867D7F
322ABBBAF90AFAAE17AA84244F867D7F04B0D4D0F3B9D7B26CA8AA8816AD032B

NOME: DIPIAZZA ROBERTO

CODICE FISCALE: DPZRRT53B01A103I

DATA FIRMA: 29/11/2019 11:35:50

IMPRONTA: 41976E414BD18AAAF74D1FCD42C7B20E99FFED3A701F8B6AEEAF11342544E93
99FFED3A701F8B6AEEAF11342544E933805C551FDB9EE55150C01E7D7EF2C64
3805C551FDB9EE55150C01E7D7EF2C644D144EEBB7CEB1C742E056C4D721313D
4D144EEBB7CEB1C742E056C4D721313D388B06C02F3FD82F5C52B6927805906C